


Вид А

ТОПОЛЬ 9

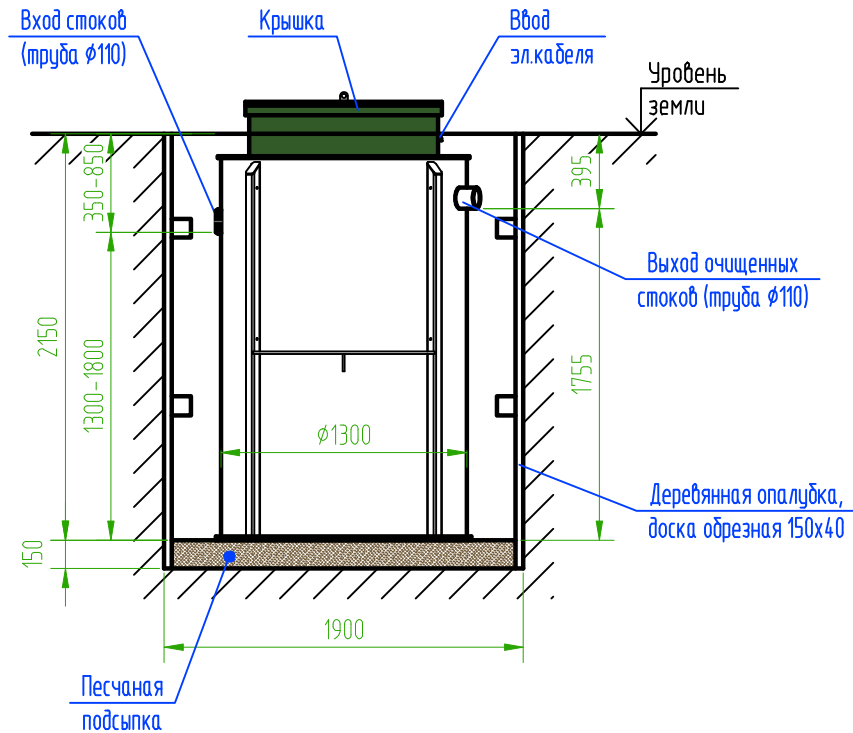

Вид сверху


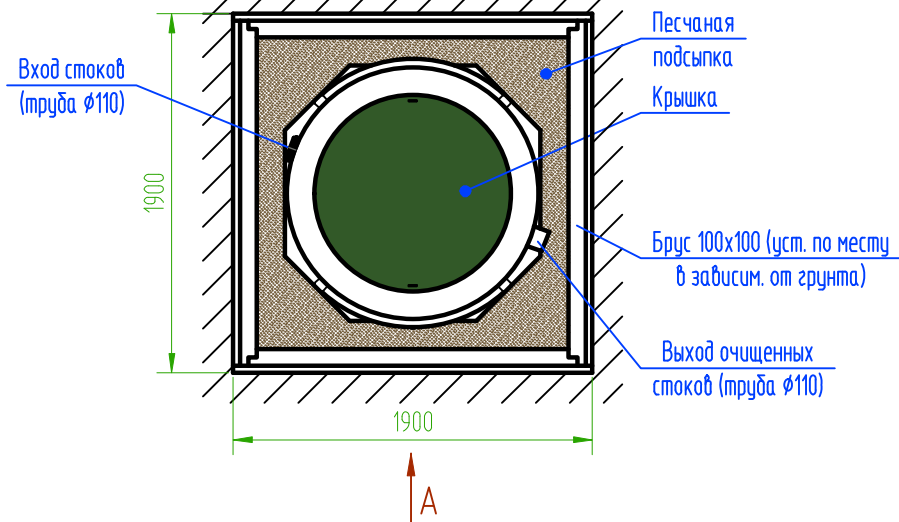


Схема расположения камер

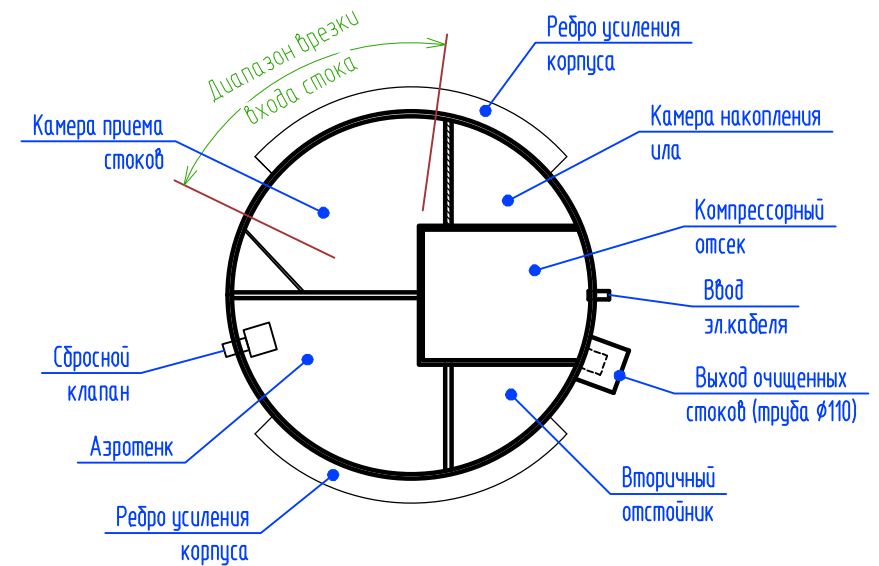

Модель: ТОПОЛЬ 9

Производительность: 1,5 м³/сут
Электропотребление: 1,0 кВт/сут
Вес: 250 кг

Габаритные размеры:
высота корпуса 2300 мм
диаметр корпуса 1300 мм
Максимальный размер по выступающим частям 1460х2350(Н) мм

Размер котлована с опалубкой 1900х1900х2300(Н) мм (рекоменд. способ монтажа)
Размер котлована без опалубки 1600х1600х2300(Н)
Диапазон врезки (вход стоков) 350-850 мм от уровня земли, оптимальный диапазон - 450-650 мм

Примечание:

1. При монтаже входа стоков (труба Ø110) учесть внутренний конструктив станции.
2. Выход очищенных стоков (труба Ø110) монтируется на заводе изготовителя.

Монтажная схема					
Изм.	Кол. уч.	Лист	№ док.	Подп.	Дата
Станция очистки сточных вод ТОПОЛЬ 9				Стадия	Лист
				ТОПОЛ-ЭКО/ТОПОЛ-ЕСО	Листов

Копировал

А4